


PŮDORYS ČOV - TECHNOLOGIE 1. PP

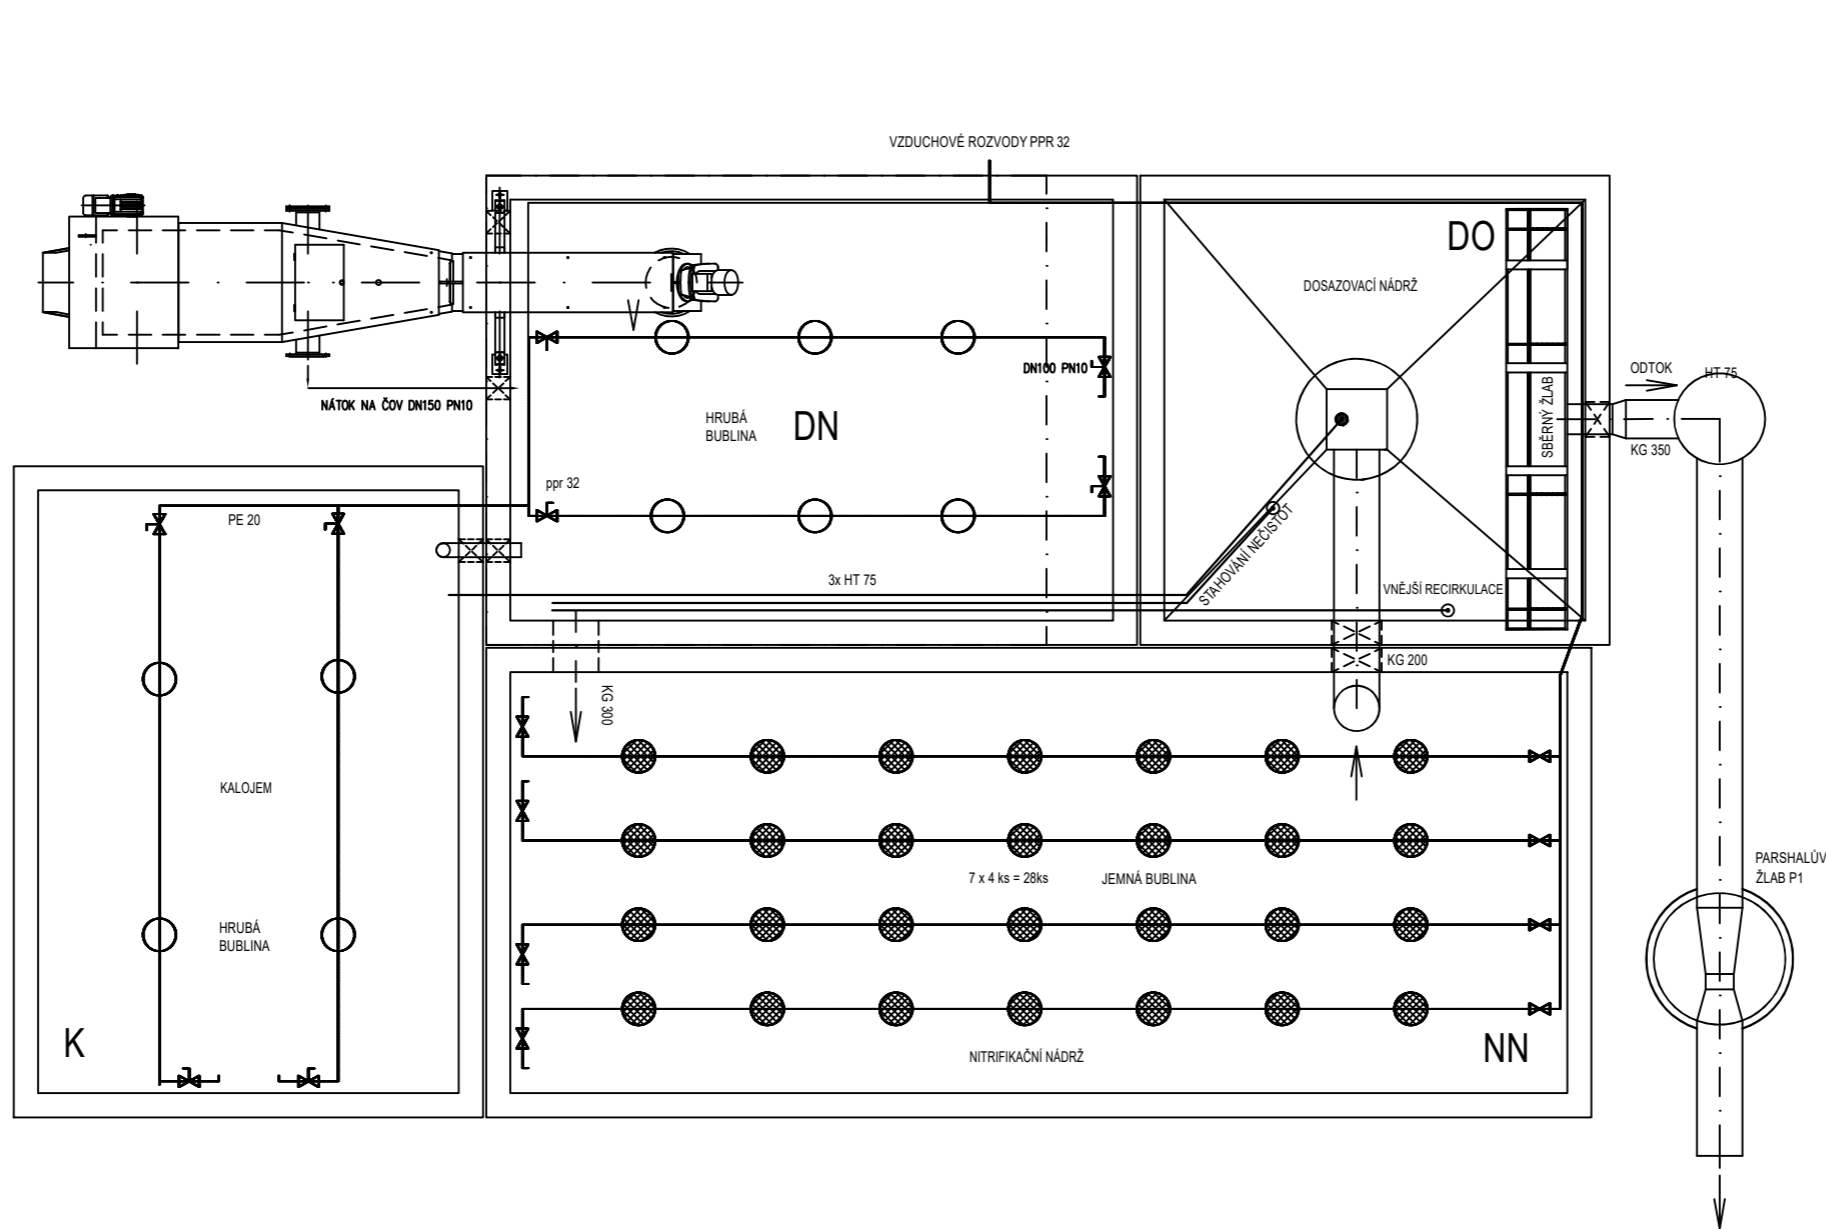

- LEGENDA OBJEKTŮ:
- DN DENITRIFIKAČNÍ NÁDRŽ VN 3042
 - NN NITRIFIKAČNÍ NÁDRŽ VN 3072
 - DO DOSAZOVACÍ NÁDRŽ VN 3030
 - K KALOJEM VN 3042
 - PO PROVOZNÍ OBJEKT VD 3036

BETON SCC 45/55-XC4
 DLE ČSN EN 206, VODONEPROPUSTNÝ
 VÝZTUŽ B500B
 DLE ČSN EN 10080
 KRYTÍ VÝZTUŽE
 BĚŽNÉ PLOCHY 35mm
 NÁVRH
 NAVRŽENO DLE ČSN EN 1992-1-1
 R30
 POŽADOVANÁ ODOLNOST DLE ČSN EN 1992-1-2
 TŘÍDA KONSTRUKCE S4

SESTAVA

| | | | |
|----------------------|---|----|---------|
| DENITRIFIKAČNÍ NÁDRŽ | - | 1x | VN 3042 |
| NITRIFIKAČNÍ NÁDRŽ | - | 1x | VN 3072 |
| DOSAZOVACÍ NÁDRŽ | - | 1x | VN 3030 |
| NÁDRŽ KALOJEMU | - | 1x | VN 3042 |
| PROVOZNÍ OBJEKT | - | 1x | VN 3036 |

TYPOVÁ ČISTÍRNA ODPADNÍCH VOD

www.vodojemy.info / www.vodojemy-pro.cz

| | | |
|---|---|--|
| Projekt manager: MILOSLAV MARTÍNEK tel.: +420 602 324 713 +420 312 285 771 martinek@vodojemy.info martinek@vodojemy-pro.cz |  STAVBY KLADNO STAVBY KLADNO s.r.o. Vrapická 685 Kladno 272 03 | Odpovědný projektant: Ing. DAVID KOHOUT tel.: +420 602 346 152 kohout@vodojemy.info kohout@vodojemy-pro.cz |
|---|---|--|

| | | |
|---|----------------|---------|
| VODOJEM-PRO: ČOV STŘECHA SEDLOVÁ | Datum | 01/2021 |
| | Stupeň p.d. | VTD |
| | Číslo zakázky | - |
| | Měřítko | 1:50 |
| Výkres: PŮDORYS TECHNOLOGIE | Formát | A2 |
| | Číslo přílohy: | 6 |

Tento projekt je duševním majetkem firmy Stavby Kladno s.r.o. (www.vodojemy.info / www.vodojemy-pro.cz) a podléhá ochraně dle příslušných zákonů. Bez písemného souhlasu firm není dovoleno tento plán rozmnožovat nebo předat další osobě. V případě zneužití bude postupováno dle občanského zákoníku.