


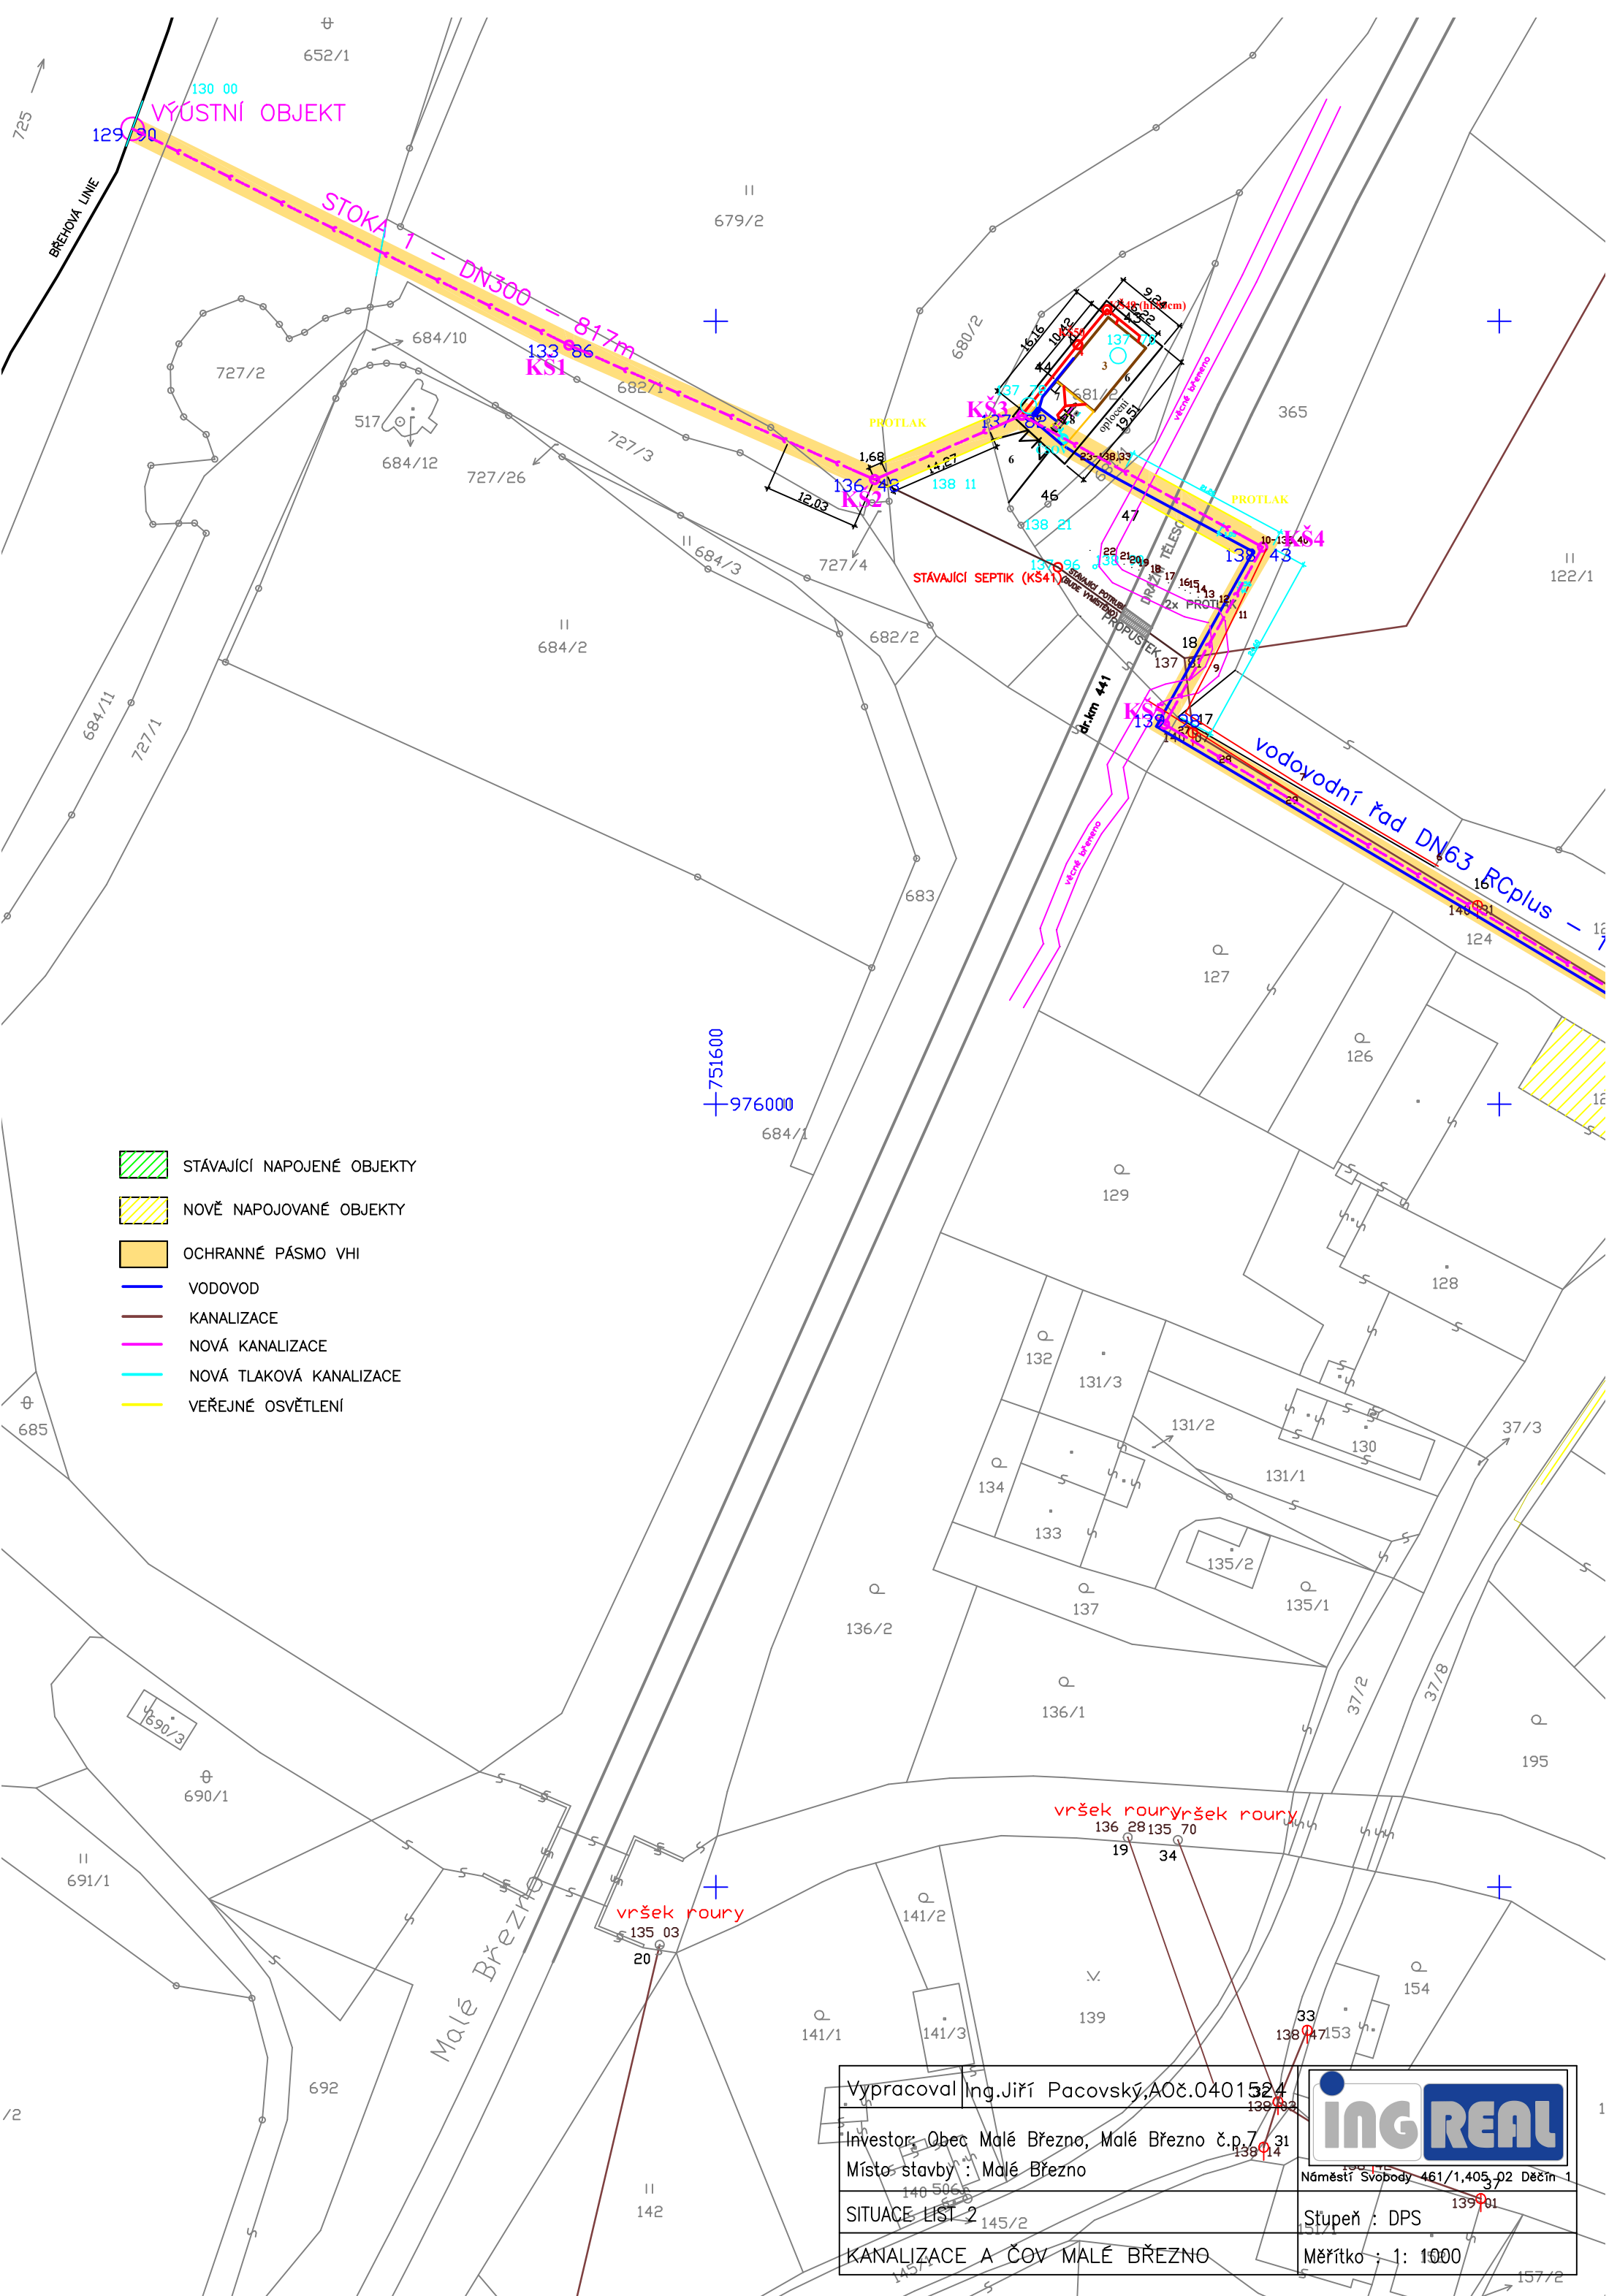

- STÁVAJÍCÍ NAPOJENÉ OBJEKTY
- NOVĚ NAPOJOVANÉ OBJEKTY
- OCHRANNÉ PÁSMO VHI
- VODOVOD
- KANALIZACE
- NOVÁ KANALIZACE
- NOVÁ TLAKOVÁ KANALIZACE
- VEŘEJNÉ OSVĚTLENÍ

Vypracoval: Ing. Jiří Pacovský, AOč. 0401524	
Investor: Obec Malé Březno, Malé Březno č.p. 31	
Místo stavby: Malé Březno	Náměstí Svobody 461/1, 405/2, Dečín 1
SITUACE LIST 2	Stupeň: DPS
KANALIZACE A ČOV MALÉ BŘEZNO	Měřítko: 1: 1000