 







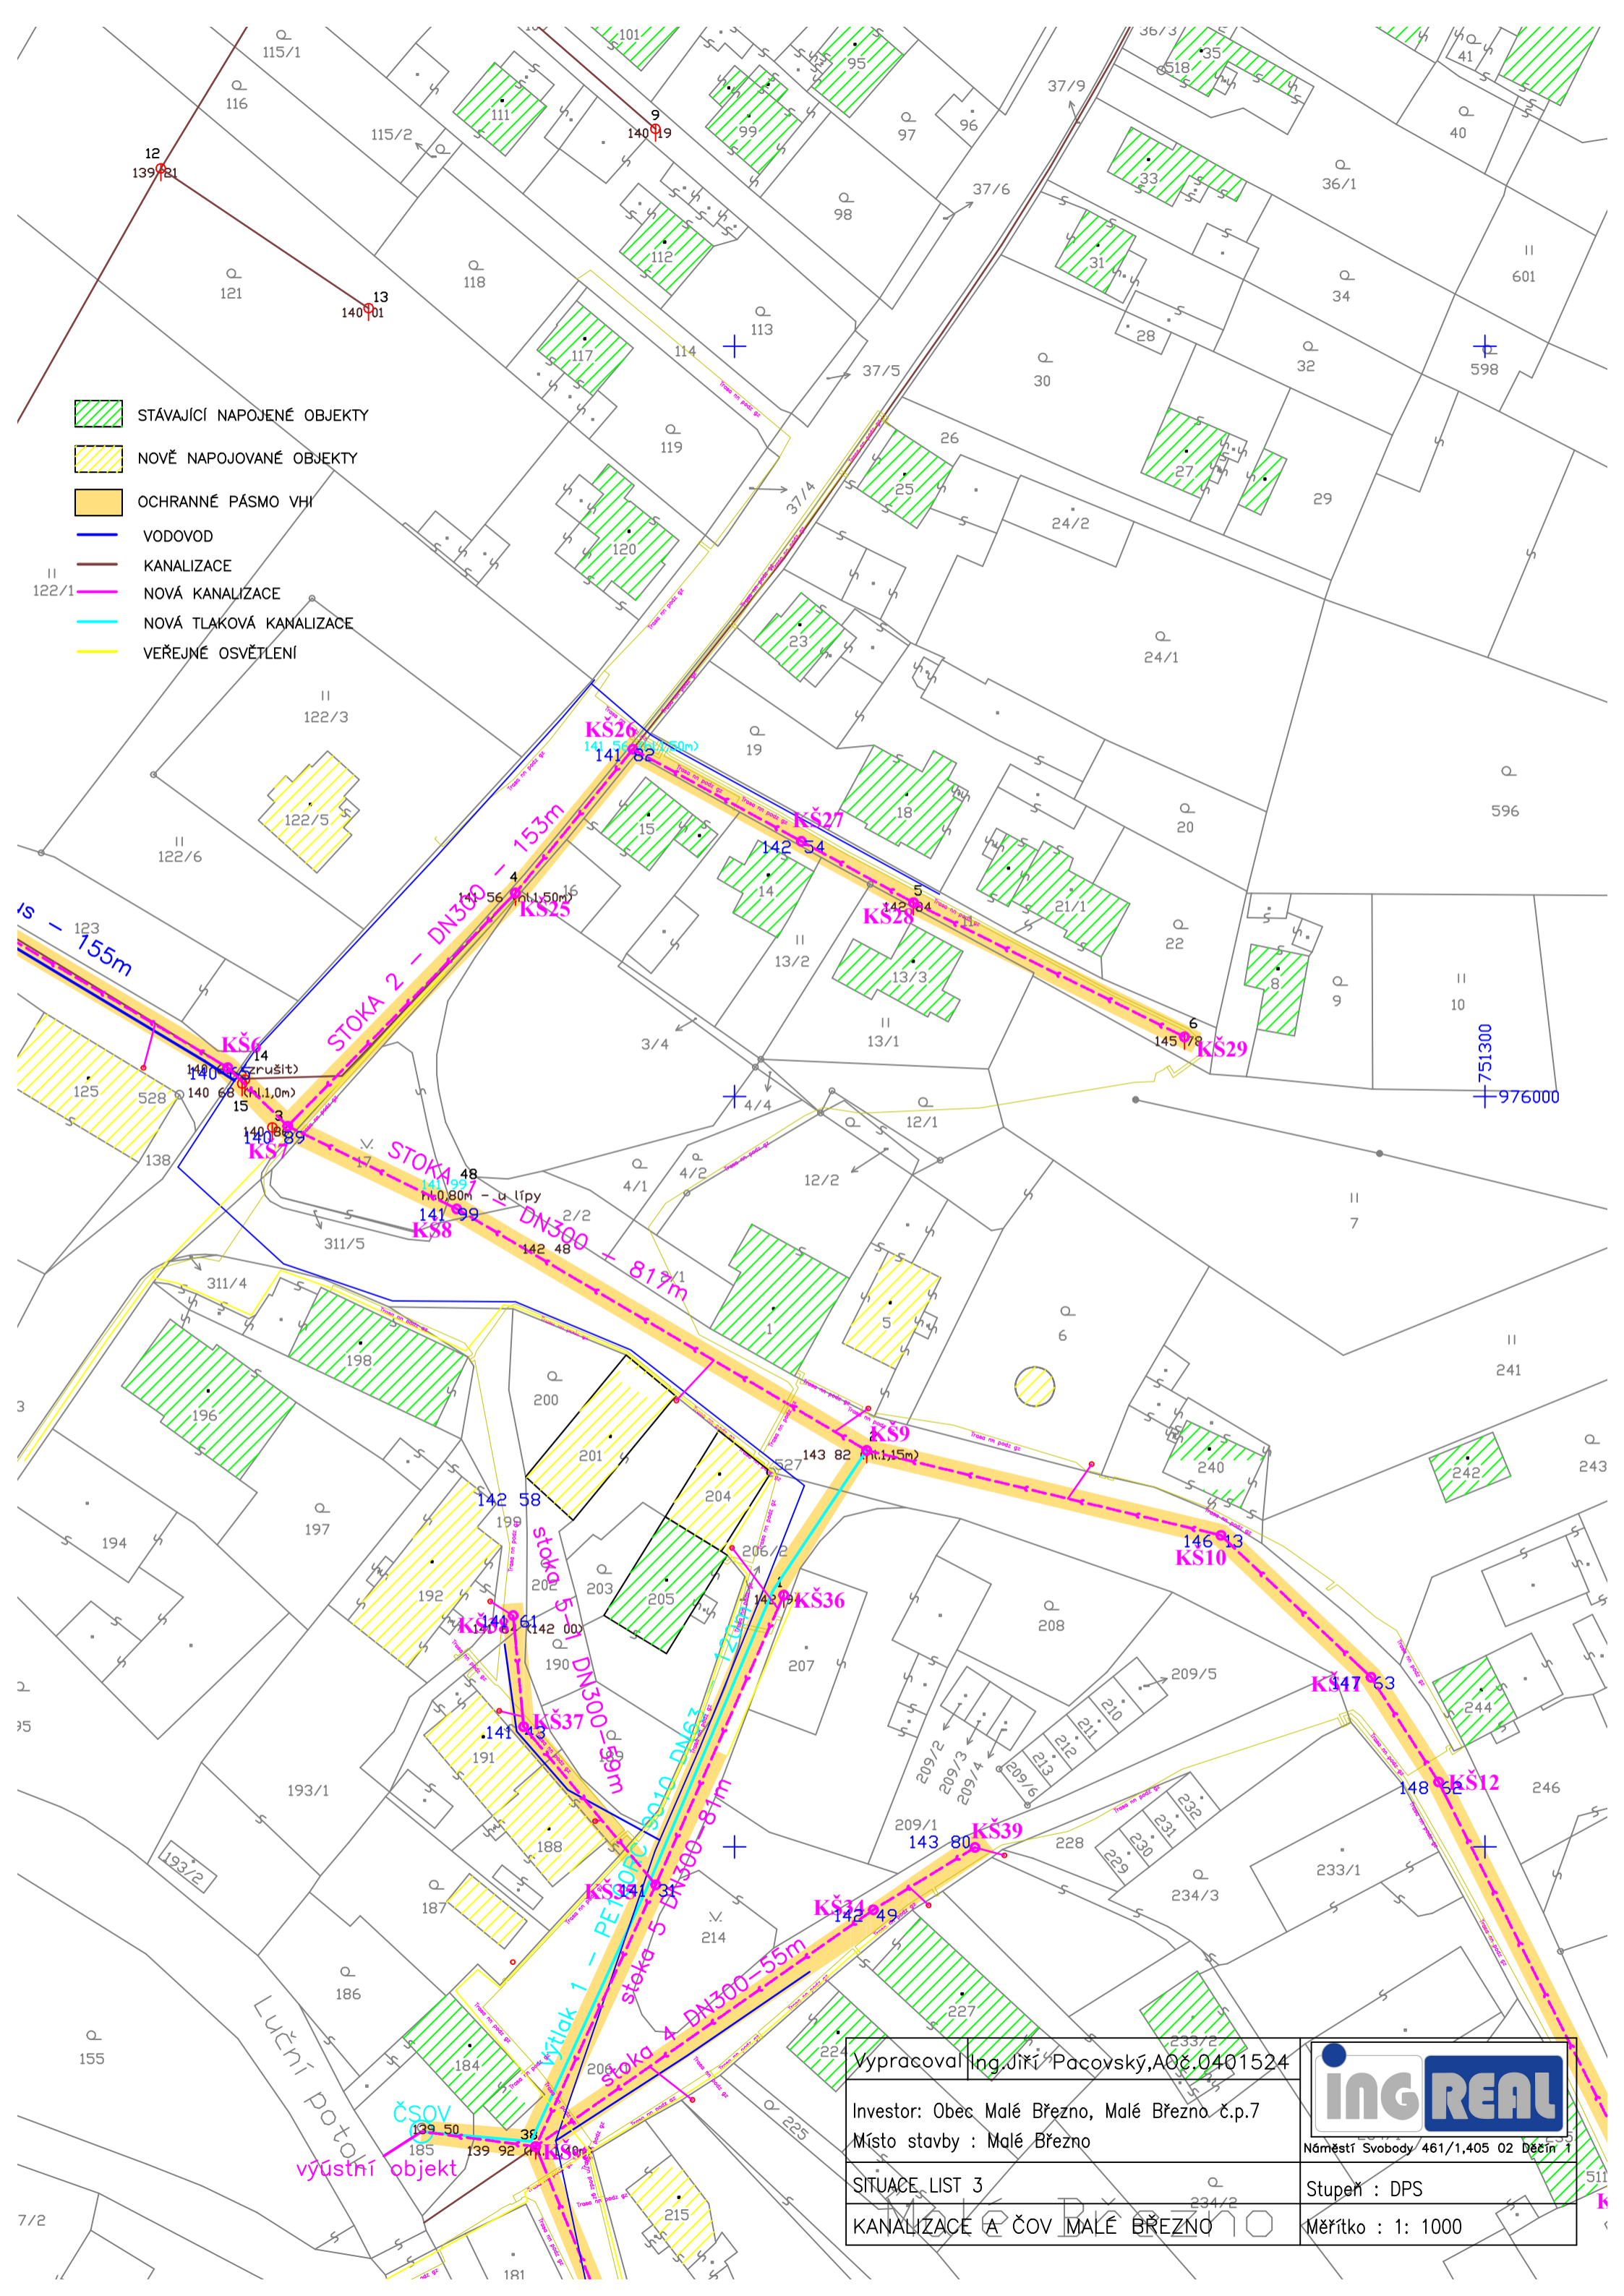



-  STÁVAJÍCÍ NAPOJENÉ OBJEKTY
-  NOVĚ NAPOJOVANÉ OBJEKTY
-  OCHRANNÉ PÁSMO VHI
-  VODOVOD
-  KANALIZACE
-  NOVÁ KANALIZACE
-  NOVÁ TLAKOVÁ KANALIZACE
-  VEŘEJNÉ OSVĚTLENÍ



Vypracoval: Ing. Jiří Pacovský, A06.0401524 Investor: Obec Malé Březno, Malé Březno č.p.7 Místo stavby: Malé Březno	 Náměstí Svobody/461/1,405 02.12.2011
SITUACE LIST 3 KANALIZACE A ČOV MALÉ BŘEZNO	Stupeň: DPS Měřítko: 1:1000