


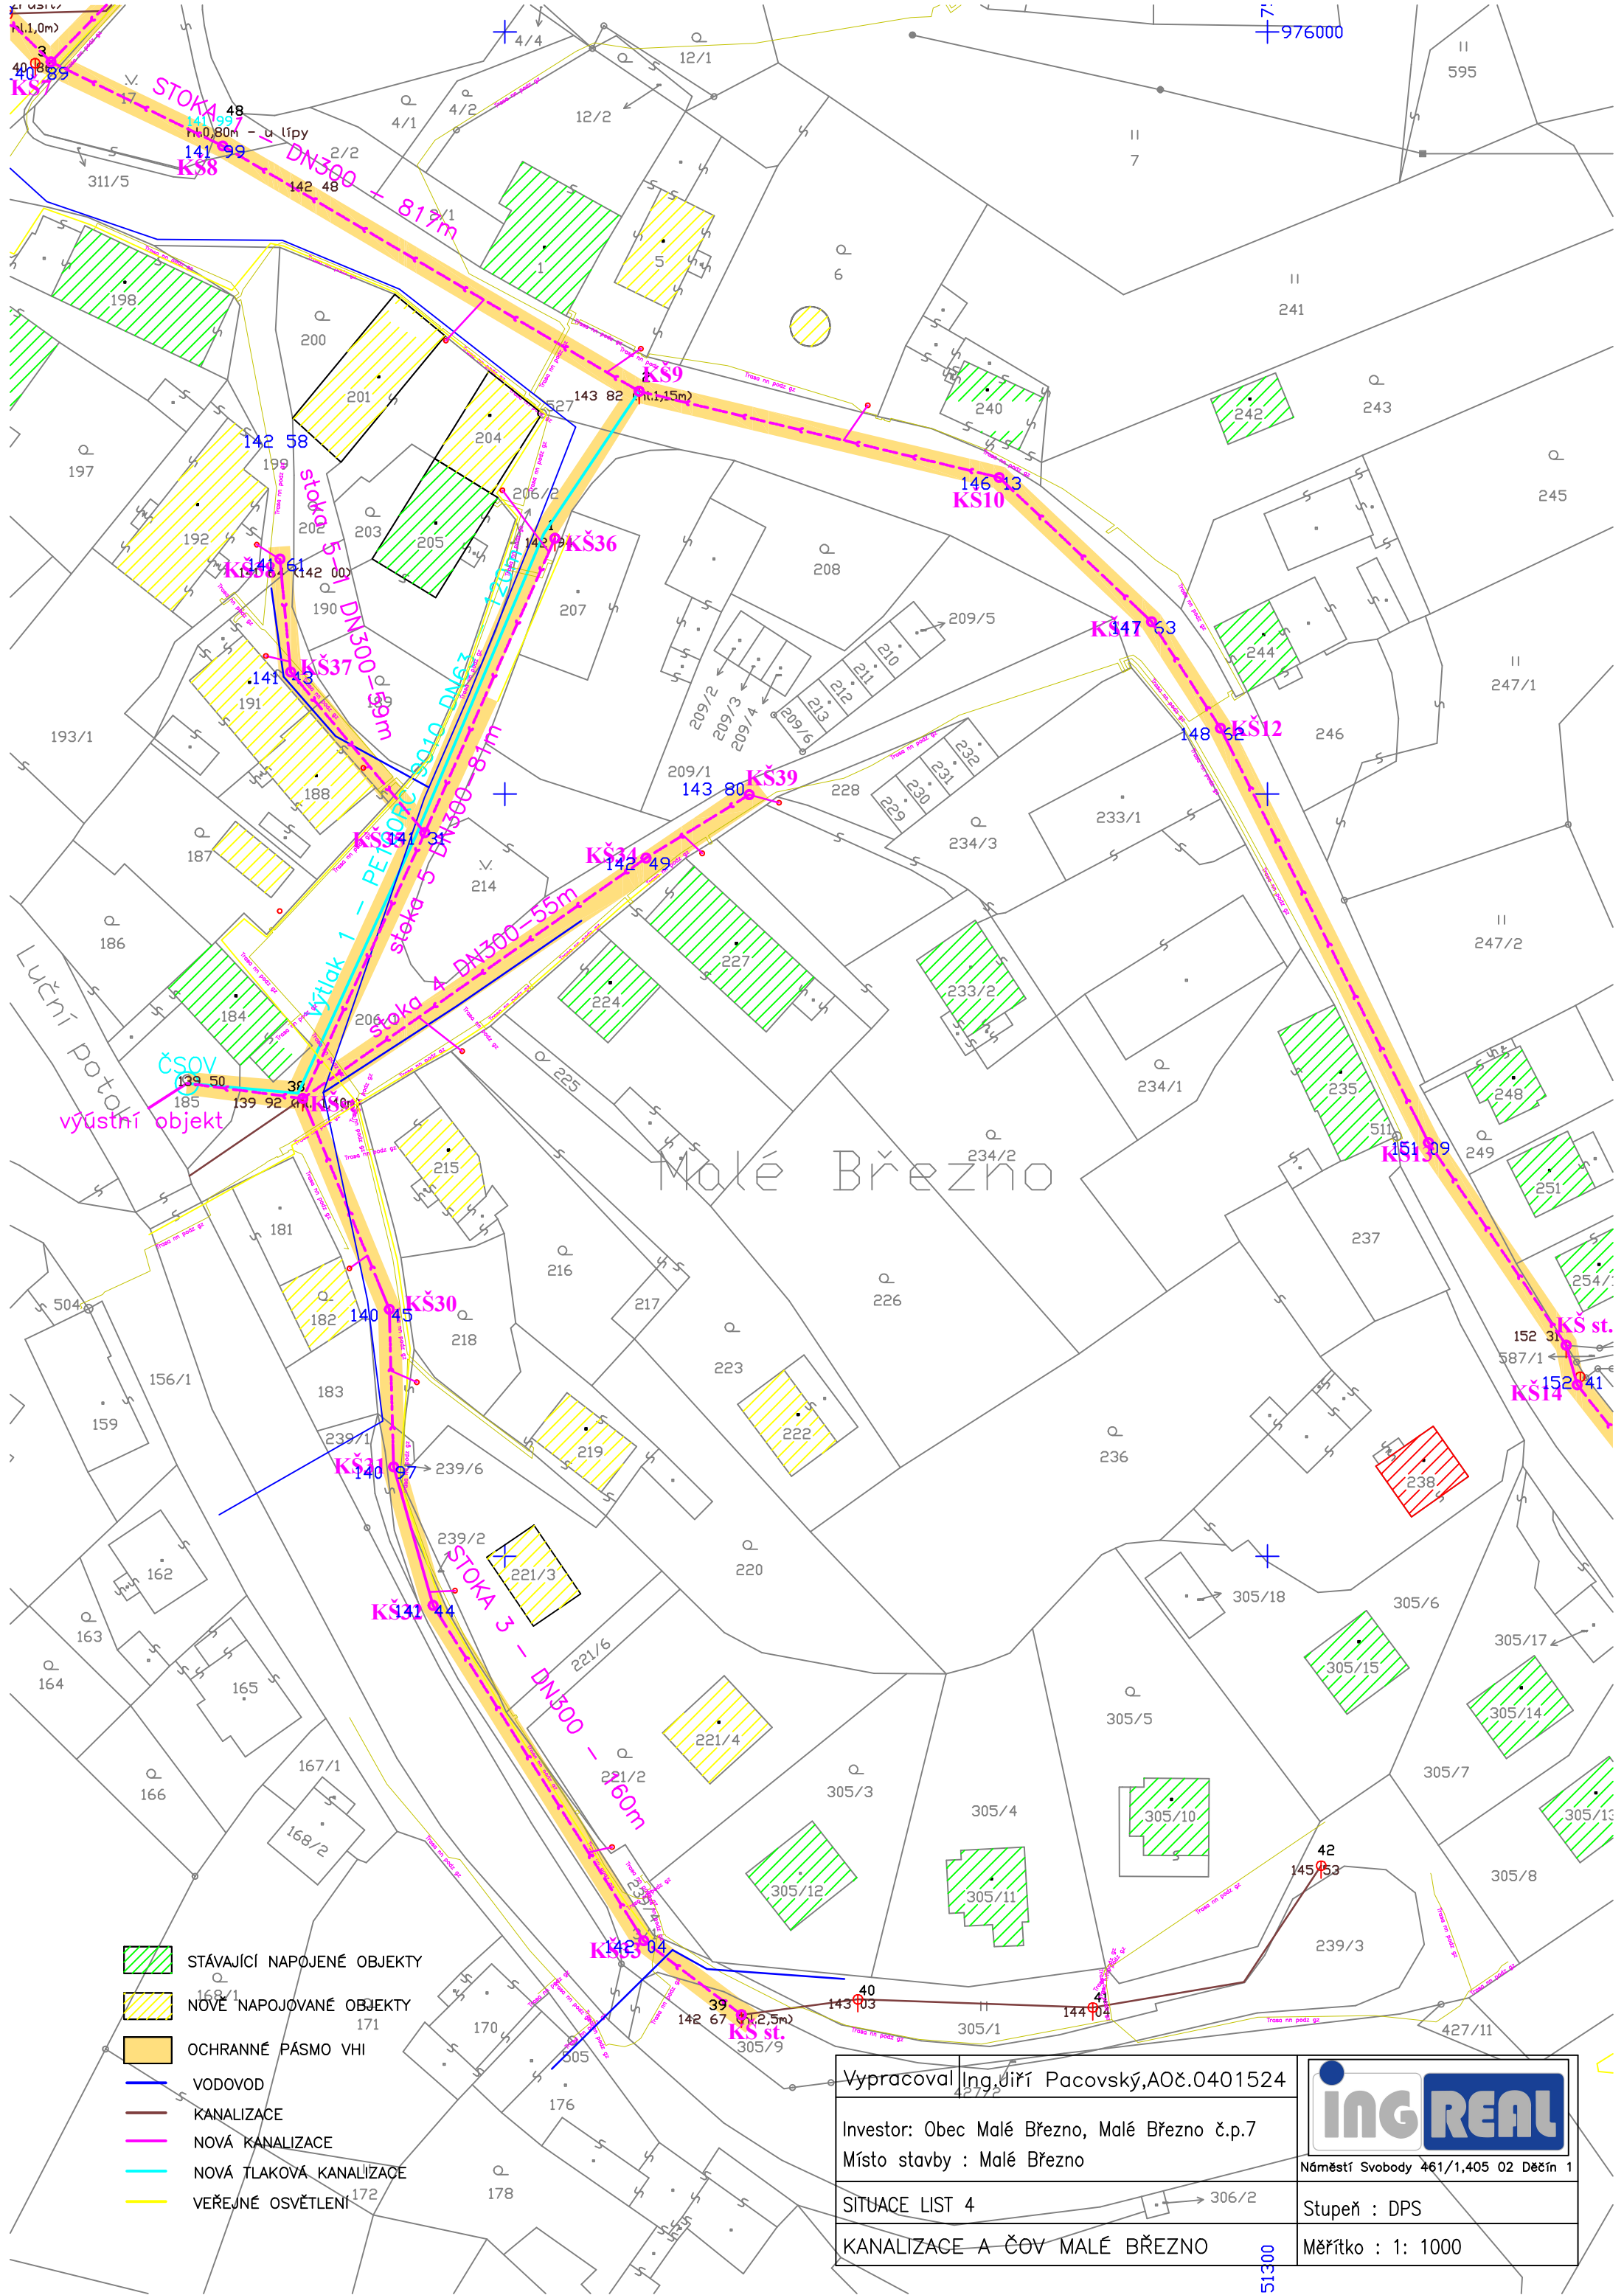

- STÁVAJÍCÍ NAPOJENÉ OBJEKTY
- NOVÉ NAPOJOVANÉ OBJEKTY
- OCHRANNÉ PÁSMO VHI
- VODOVOD
- KANALIZACE
- NOVÁ KANALIZACE
- NOVÁ TLAKOVÁ KANALIZACE
- VEŘEJNÉ OSVĚTLENÍ

Vypracoval: Ing. Jiří Pacovský, AOč. 0401524	
Investor: Obec Malé Březno, Malé Březno č.p.7	Náměstí Svobody 461/1, 405 02 Děčín 1
Místo stavby : Malé Březno	Stupeň : DPS
SITUACE LIST 4	Měřítko : 1: 1000
KANALIZACE A ČOV MALÉ BŘEZNO	