



LEGENDA

- 1 ... ČSOV
- 2 ... ČESLE A ROZDĚLOVACÍ OBJEKT
- 3 ... ČOV 300EO
- 4 ... MĚRNÝ OBJEKT
- 5 ... VÝÚSTNÍ OBJEKT
- 6 ... ASFALTOVÁ KOMUNIKACE 185M2
- 7 ... ELEKTROMĚROVÝ ROZVADĚČ
- 8 ... INTEGROVANÉ HRUBÉ PŘEDČIŠTĚNÍ

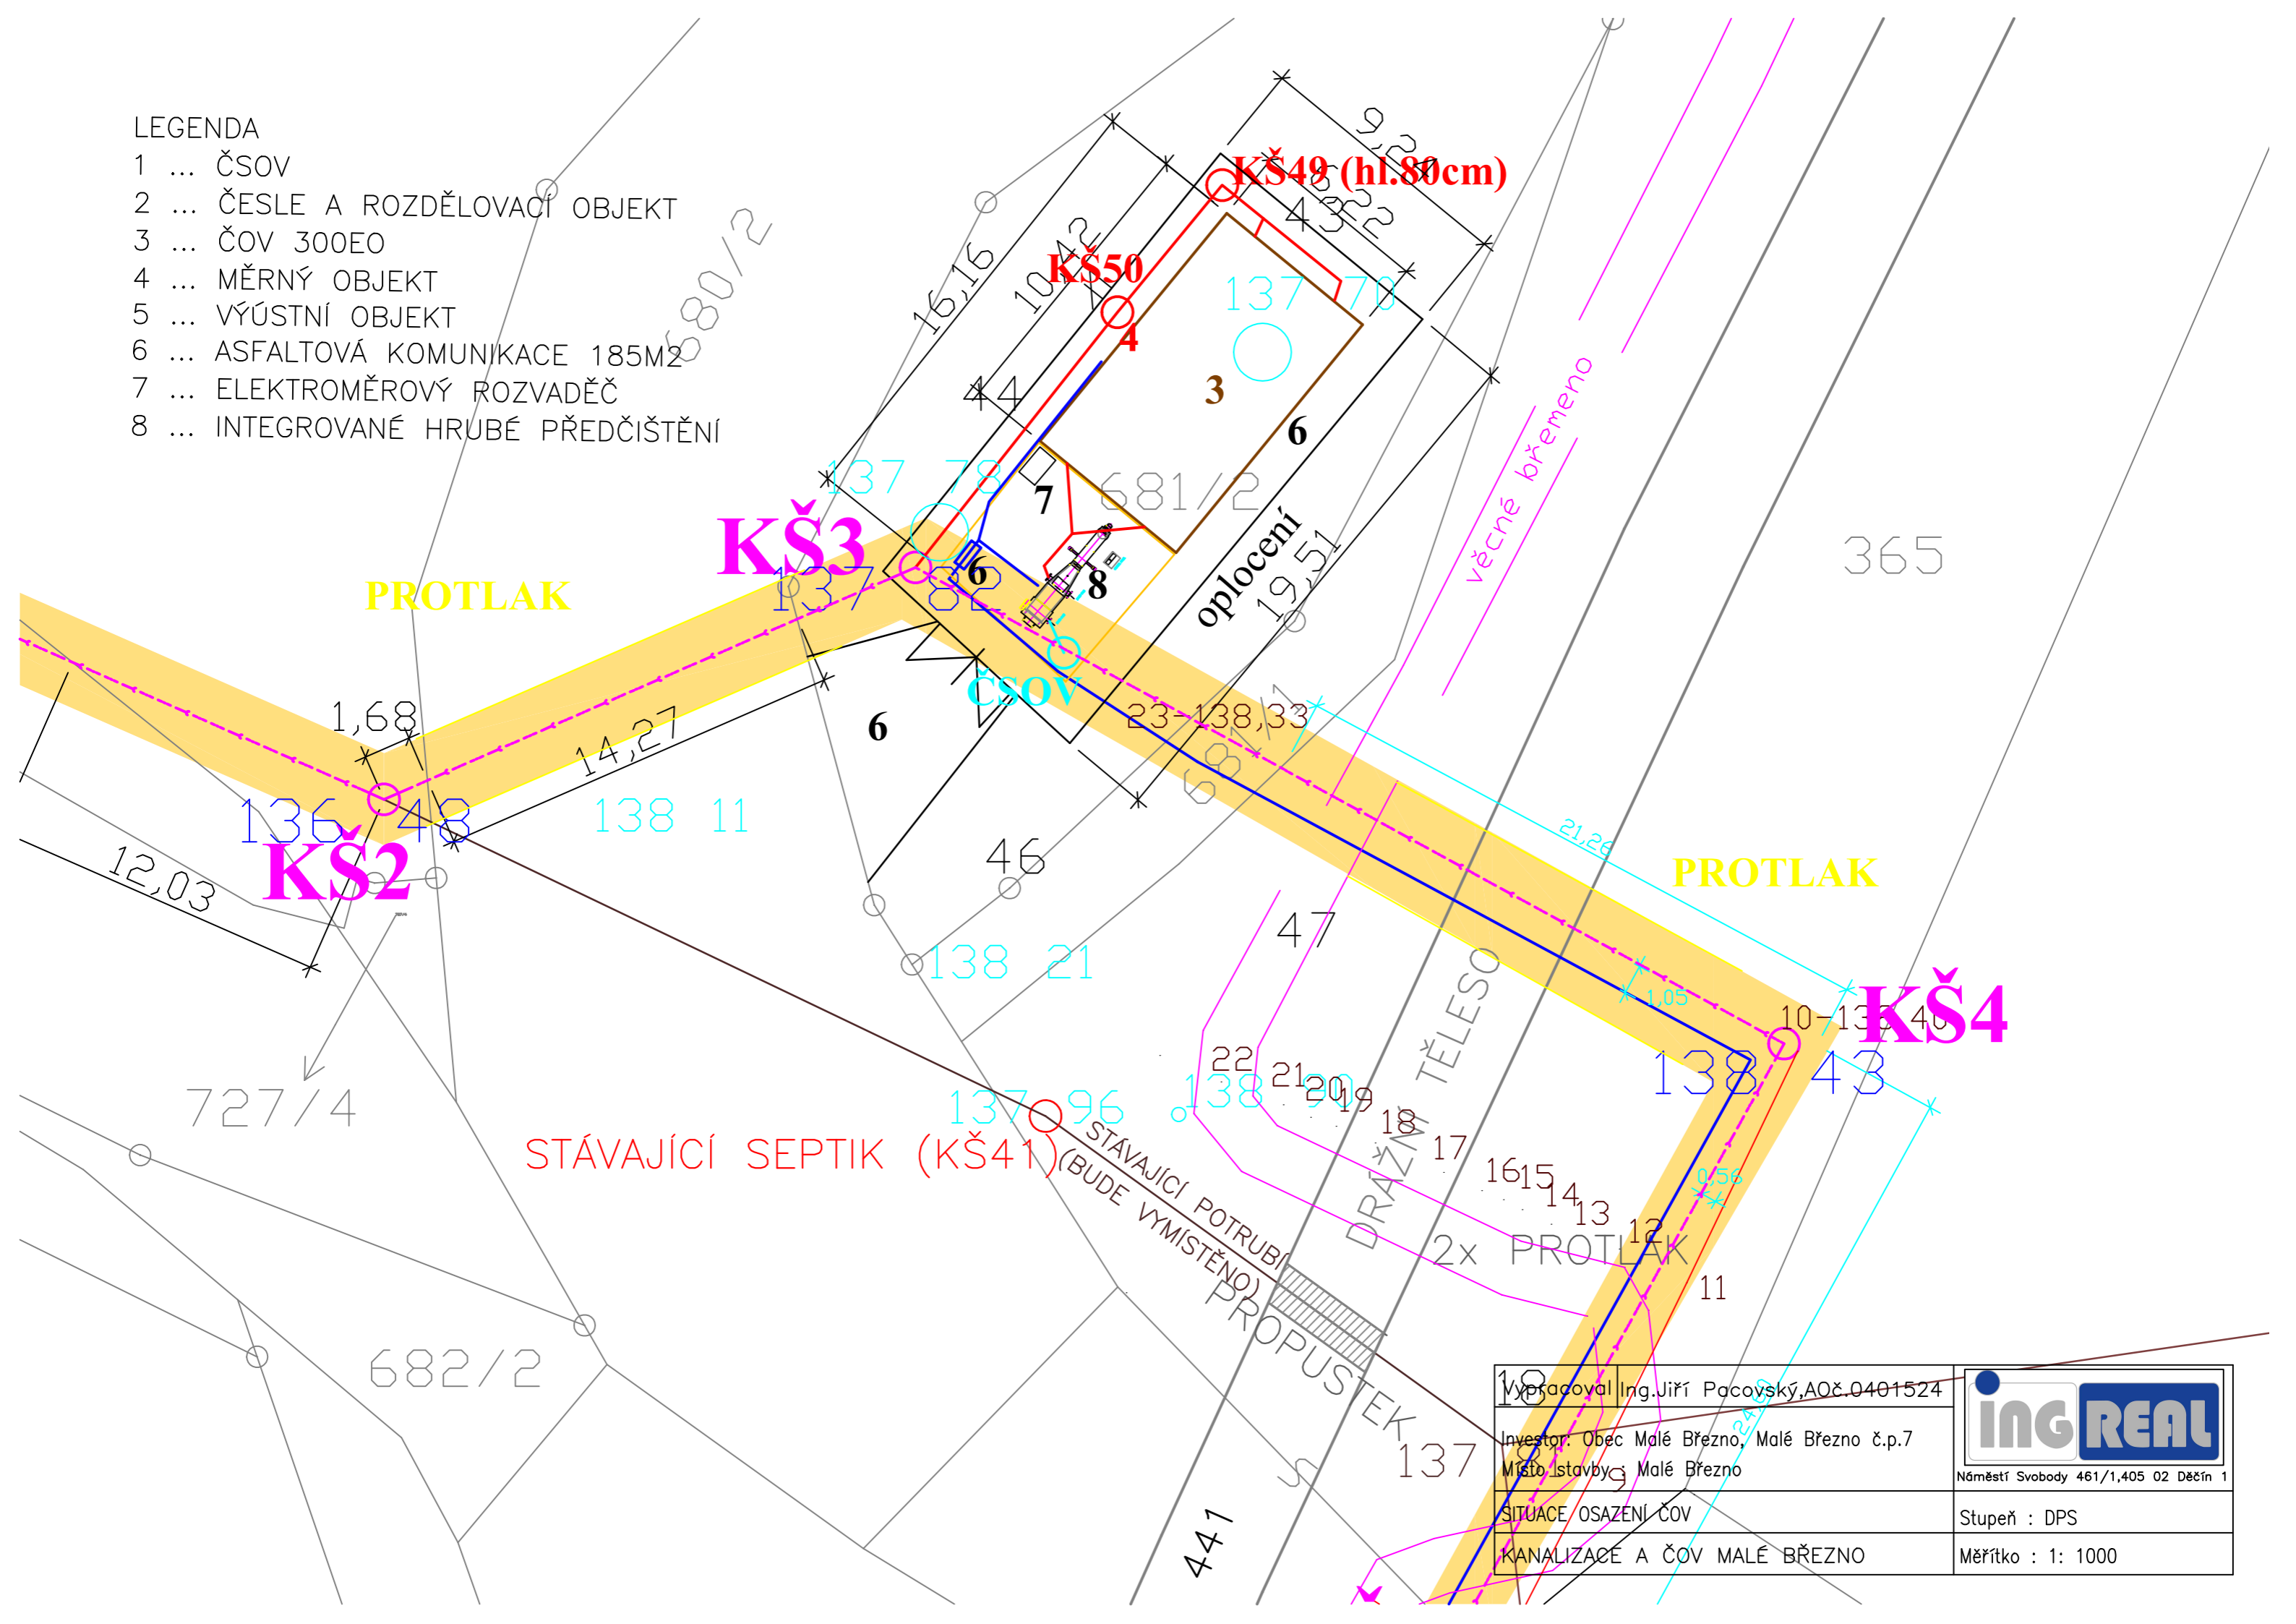

Vypracoval Ing. Jiří Pacovský, A0č. 0401524	 Náměstí Svobody 461/1, 405 02 Děčín 1
Investor: Obec Malé Březno, Malé Březno č.p. 7 Místo stavby: Malé Březno	
SITUACE/OSAZENÍ ČOV	Stupeň : DPS
KANALIZACE A ČOV MALÉ BŘEZNO	Měřítko : 1: 1000